


DETALHE 02				
ITEM	PEÇAS	QUANT	LHC	DIÂMETRO NOMINAL MÍNIMO (DN)
01	Vaso Sanitário	4	24"	100
02	Lavatório	3	6"	40
03	Ralo	5	10"	40
04	SOMA DE HUNTER	-	40"	100


DETALHE 03				
ITEM	PEÇAS	QUANT	LHC	DIÂMETRO NOMINAL MÍNIMO (DN)
01	Vaso Sanitário	3	18"	100
02	Lavatório	3	6"	40
03	Ralo	1	2"	40
04	Piso	4	8"	40
05	SOMA DE HUNTER	-	34"	100

DETALHE 04				
ITEM	PEÇAS	QUANT	LHC	DIÂMETRO NOMINAL MÍNIMO (DN)
01	Piso	2	8"	50
02	SOMA DE HUNTER	-	6"	50


DETALHE 05				
ITEM	PEÇAS	QUANT	LHC	DIÂMETRO NOMINAL MÍNIMO (DN)
01	Vaso Sanitário	2	12"	100
02	Lavatório	2	4"	40
03	Ralo	2	4"	40
04	SOMA DE HUNTER	-	20"	100

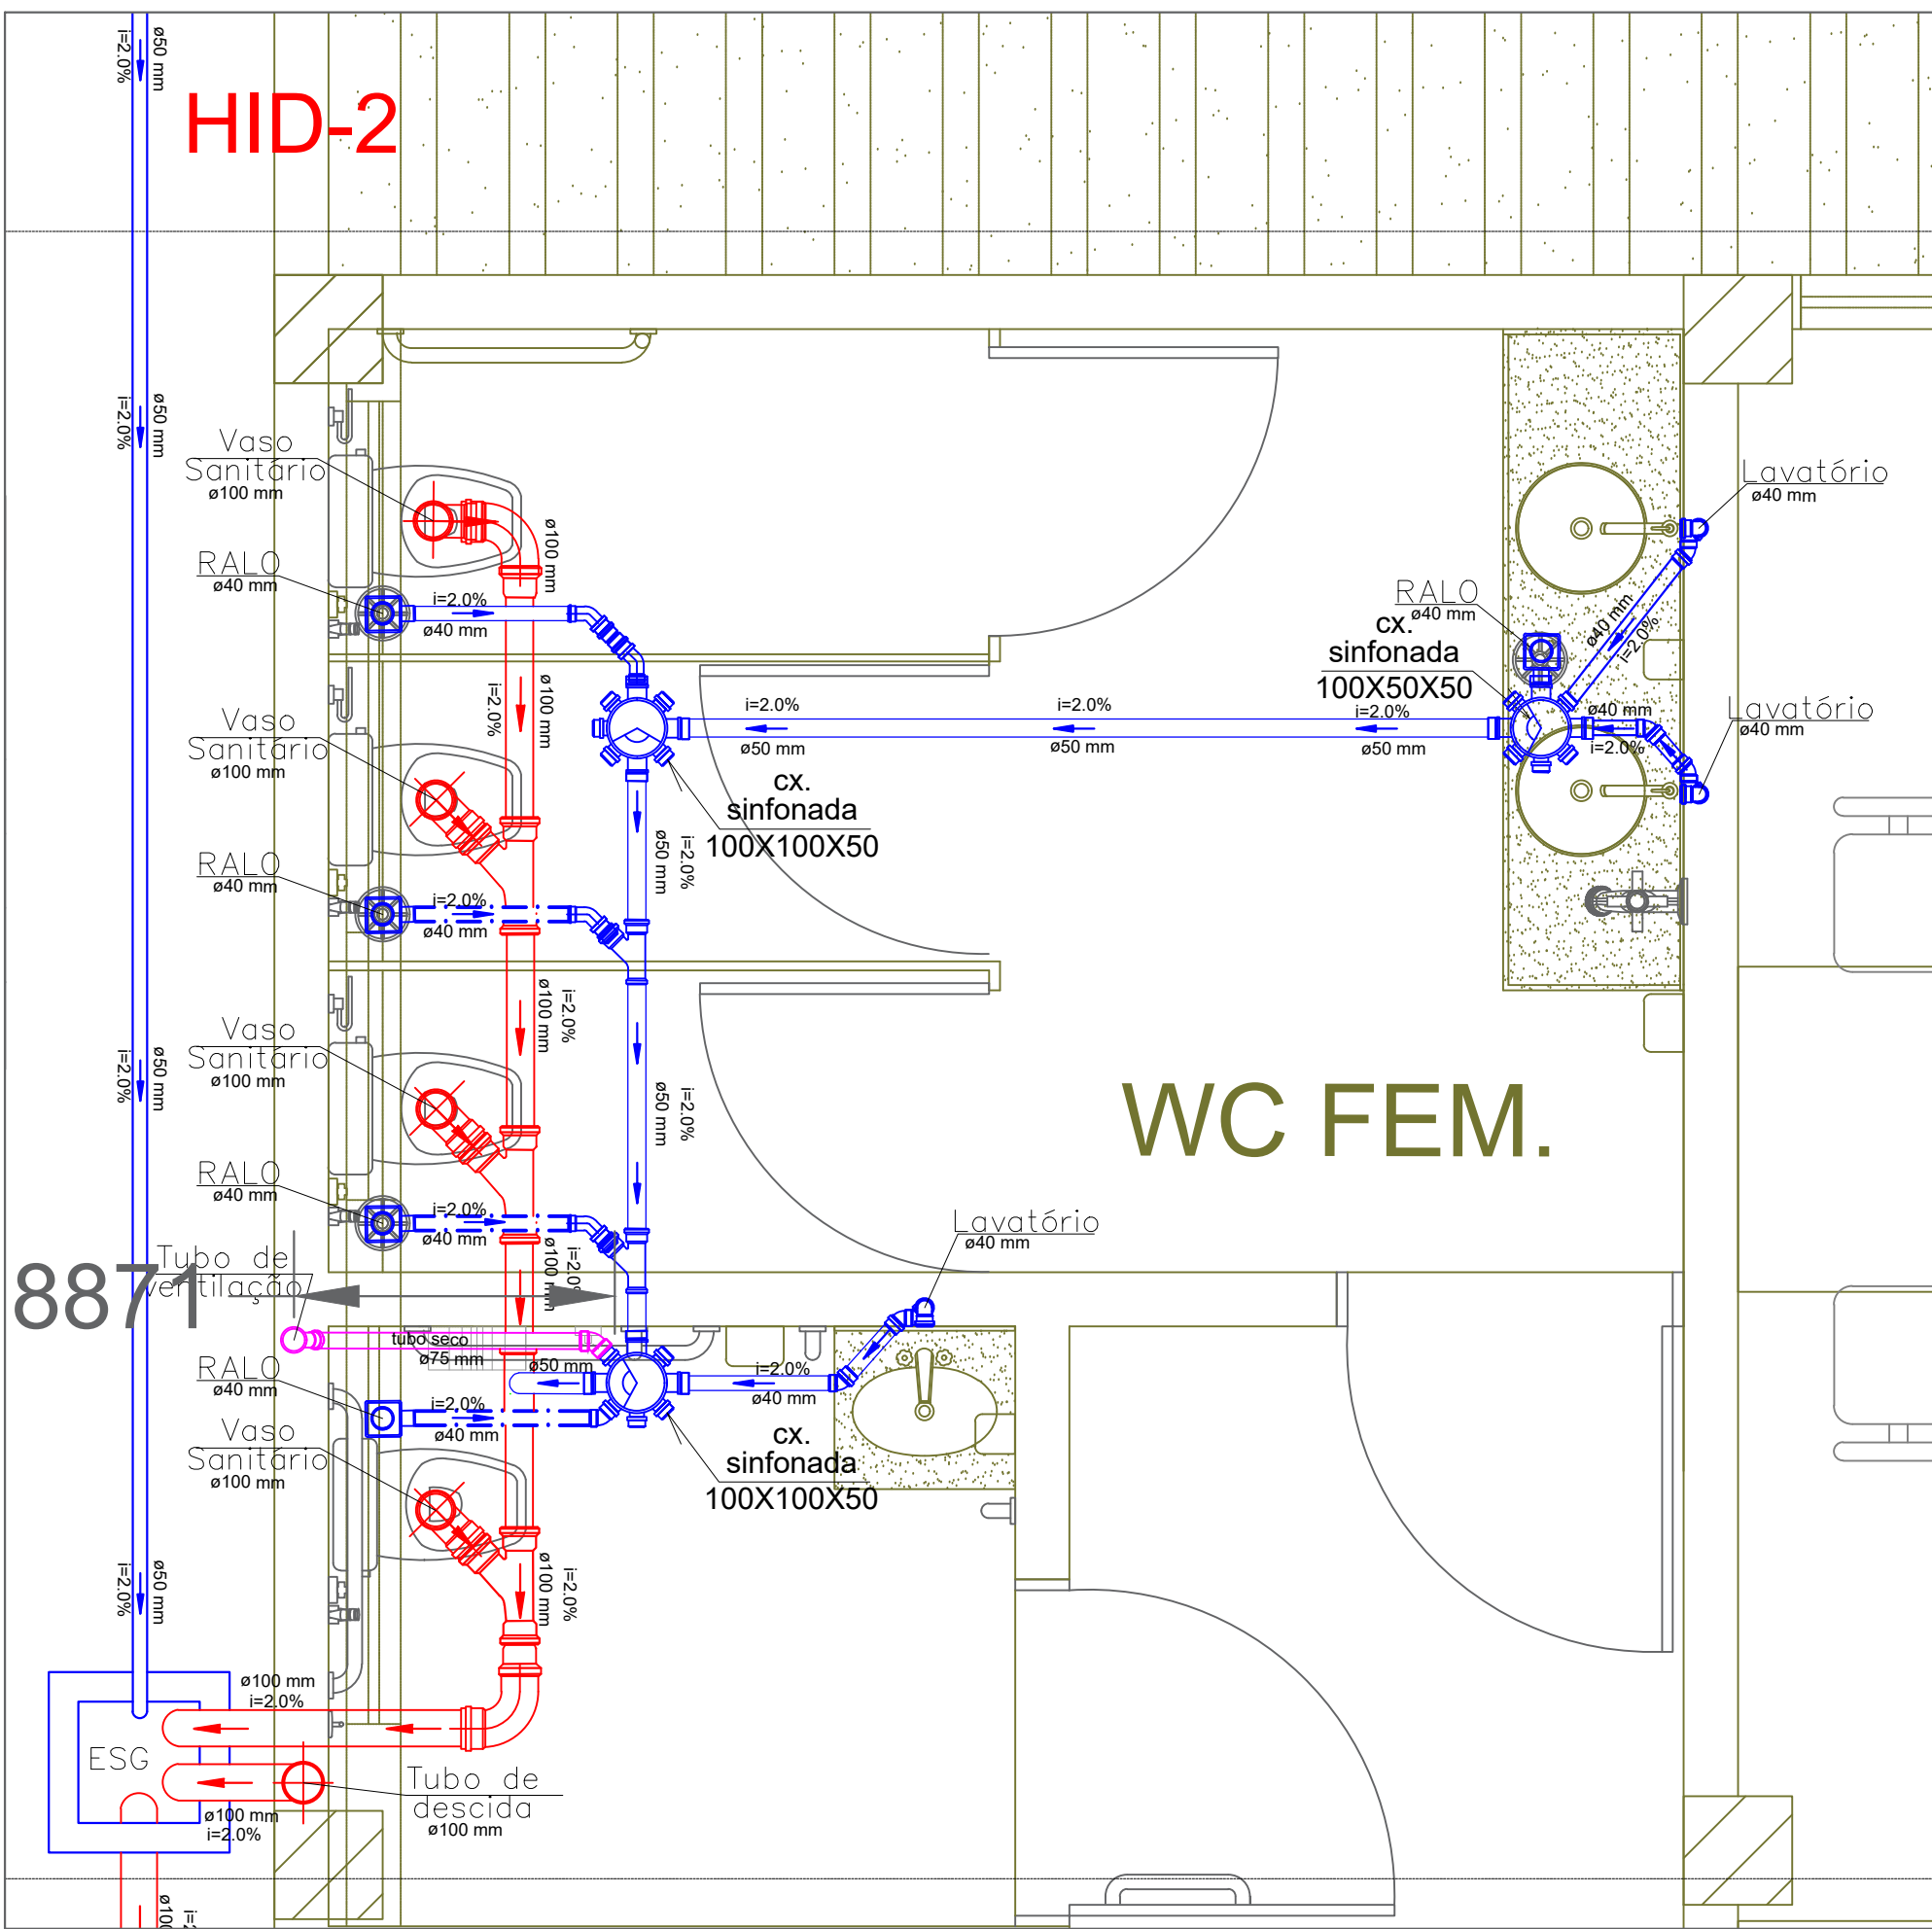

DETALHE 02
Escala 1/20

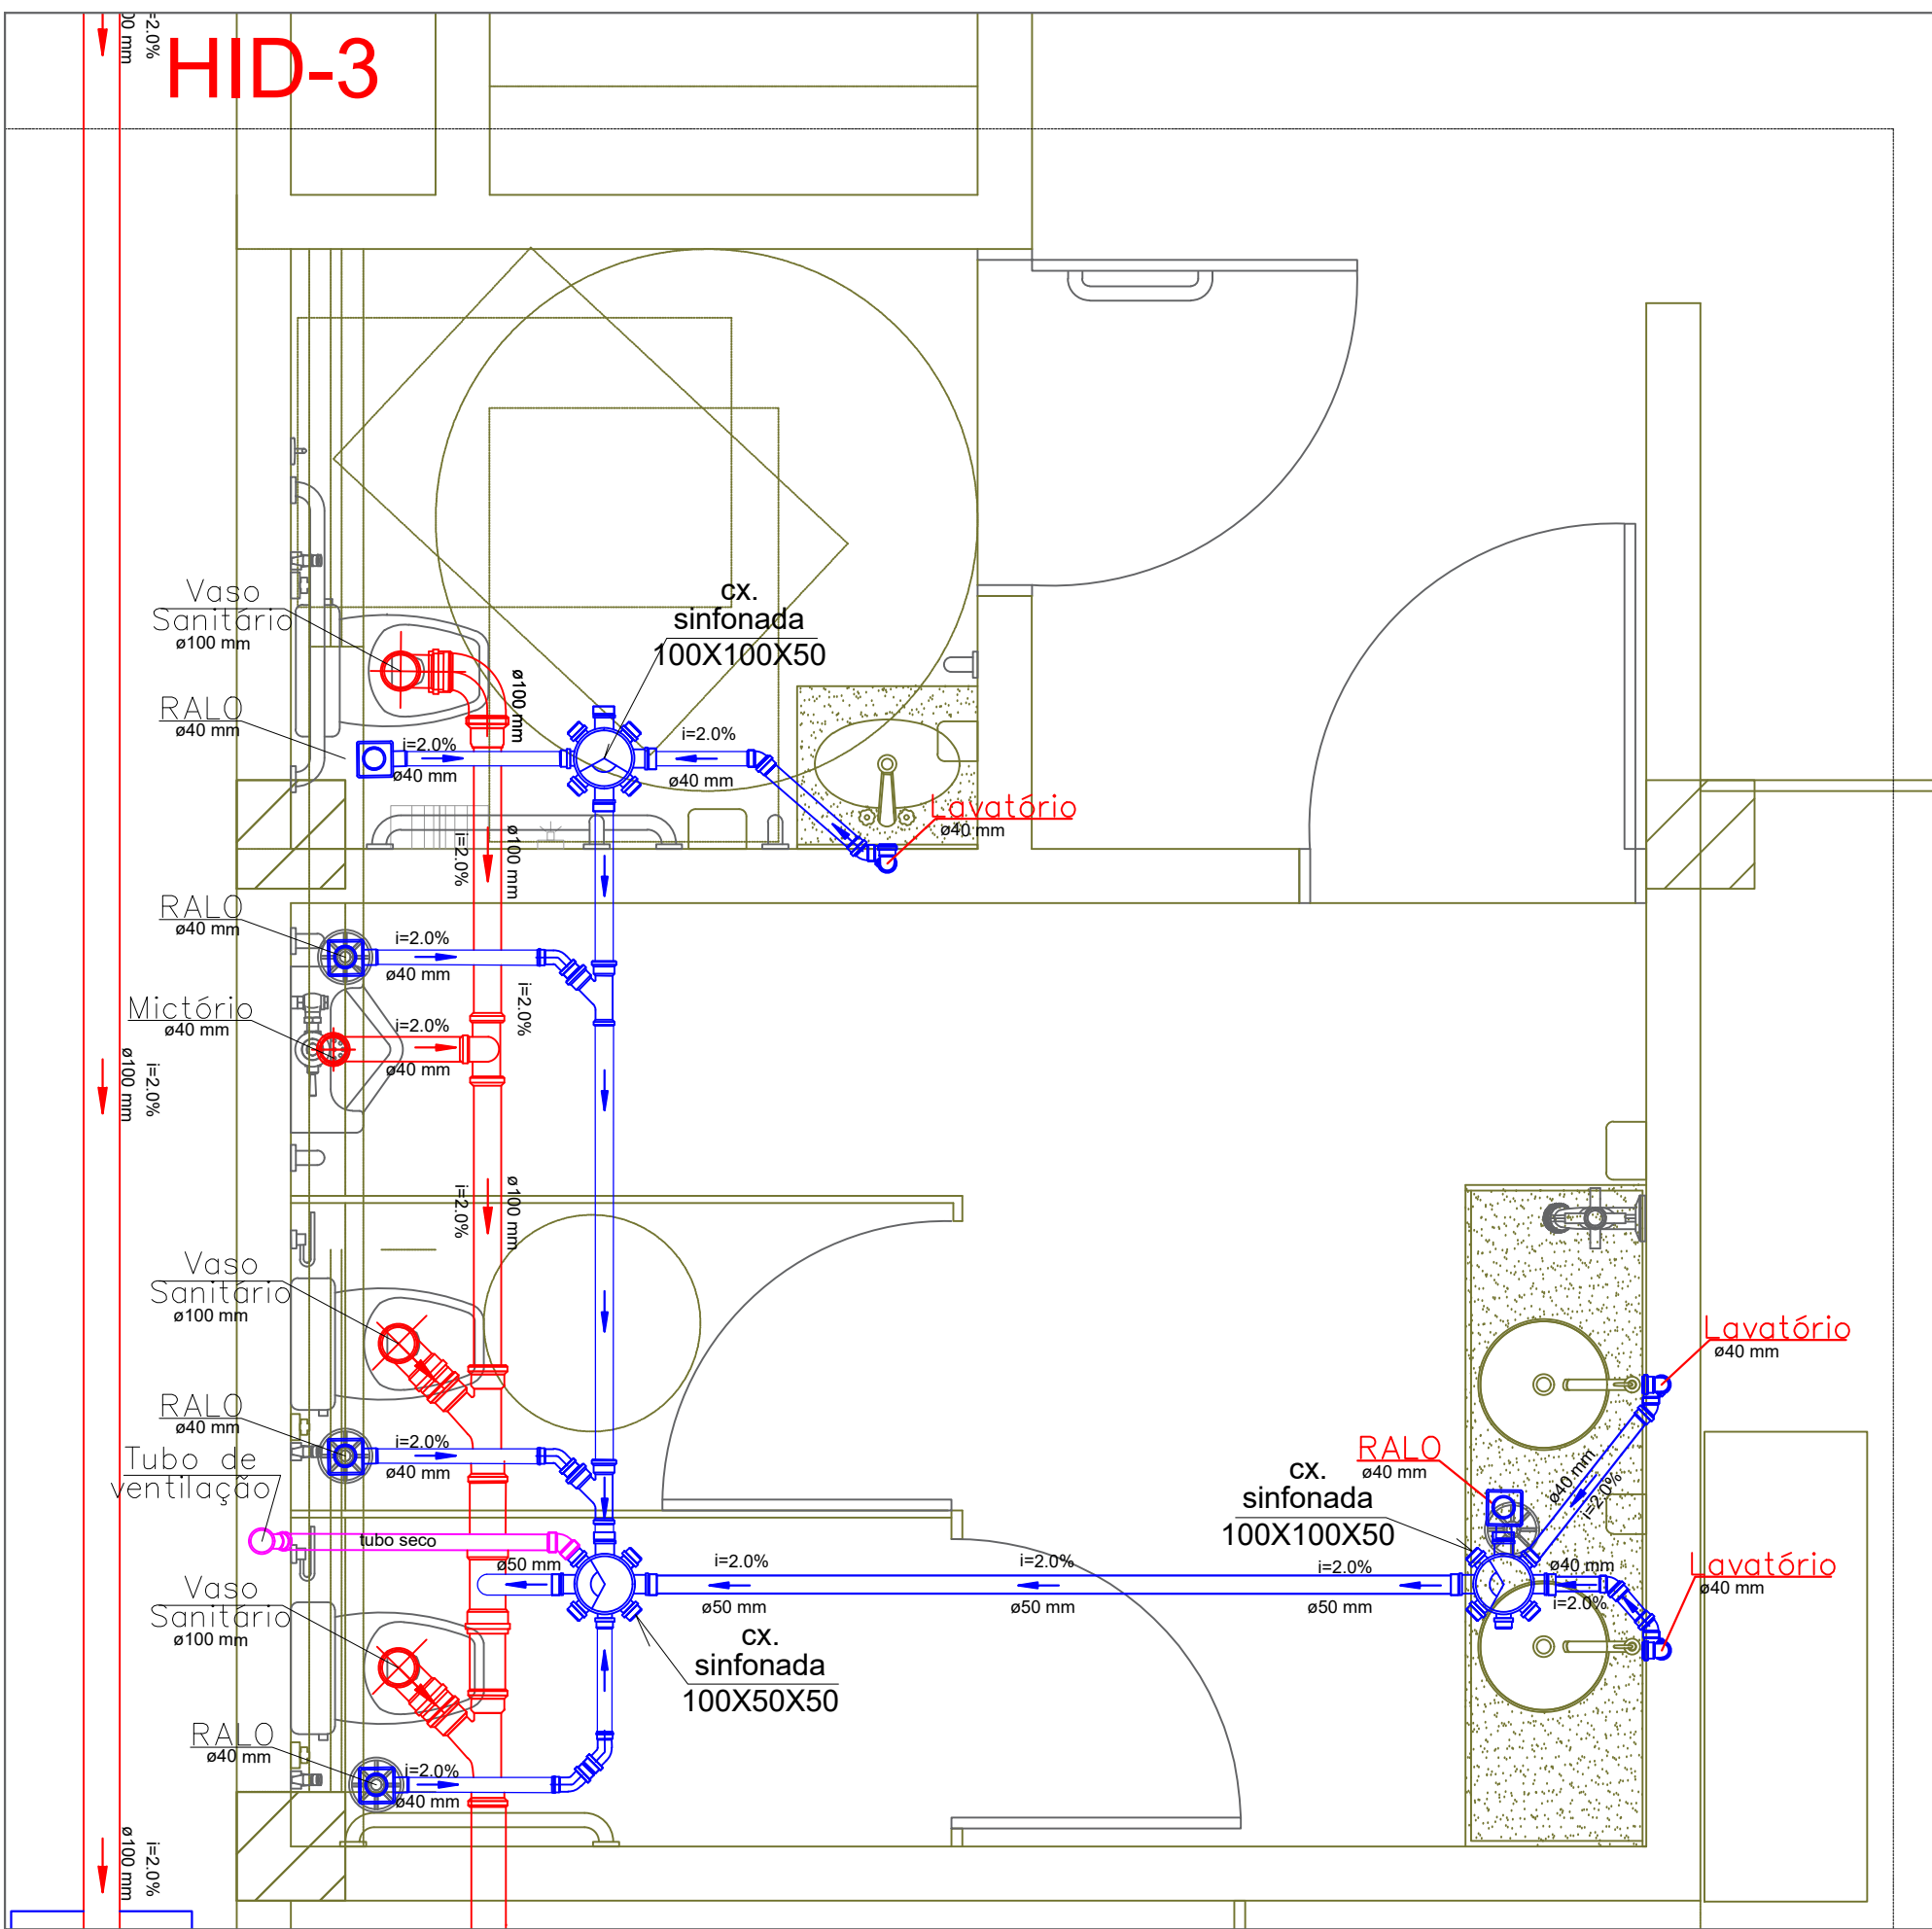

DETALHE 03
Escala 1/20

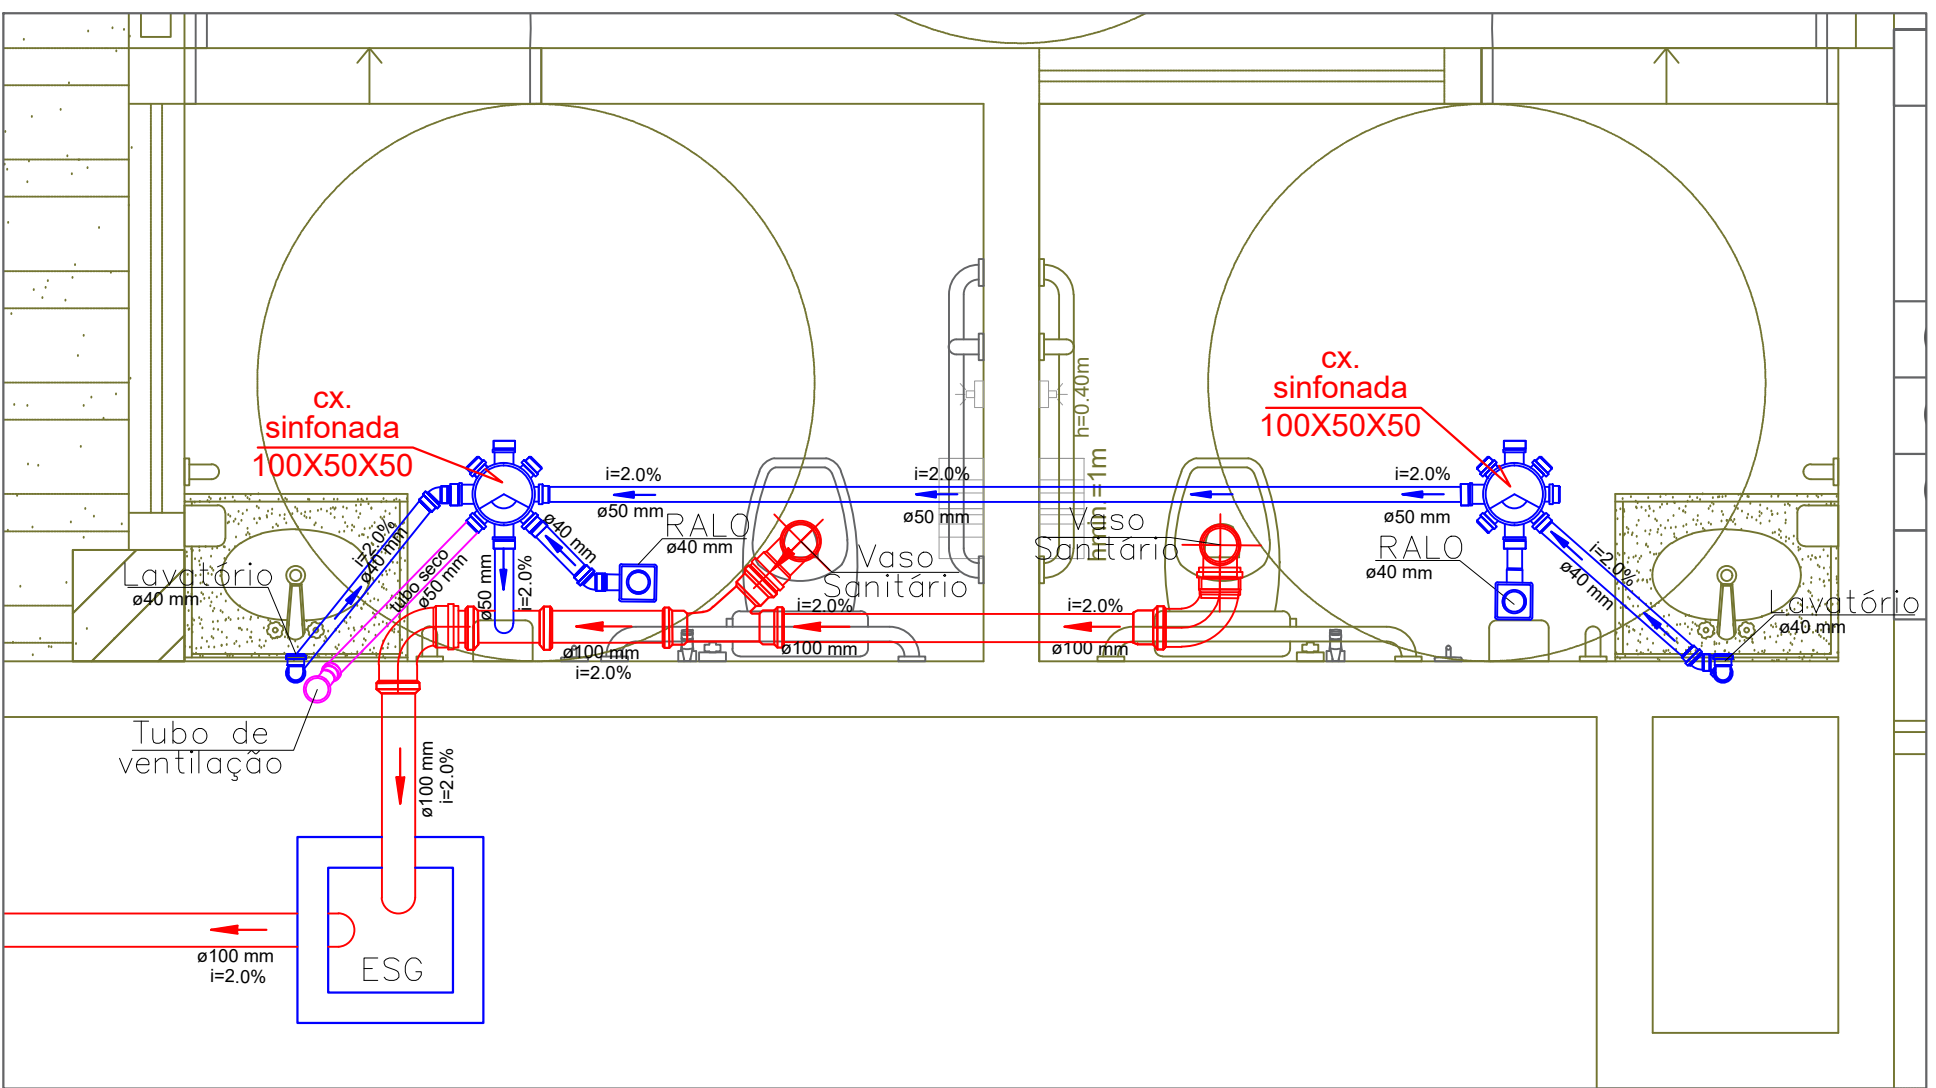

DETALHE 04
Escala 1/20

QUADRO DE REVISÕES:	
NR REV.	DATA - DESCRIÇÃO
02	27/10/2022 ATUALIZAÇÃO DE ARQUITETURA R04
01	23/09/2022 ACRESCIMO DE PONTOS E ATUALIZAÇÃO DE ARQUITETURA R02
00	20/09/2022 EMISSÃO INICIAL
RESPONSÁVEL TÉCNICO / CREA:	
ARLAN CARLOS SANTOS - CREA 05.1944137-0/D-BA	
RESPONSÁVEL TÉCNICO / CFT:	
TATIANA MAGNA SANTOS - CFT 0200132563-DIAL	
PRÓPRIETÁRIO:	
FUNDEPES	
NOME DO PROJETO OU PROPRIETÁRIO:	
NEES-NUCLÉO DE EXCELENCIA DE TECNOLOGIA-ENSINO HÍBRIDO	
Av. Lourival Melo Mota, S/N - Tabuleiro do Martins, Macaé - AL	
NOME DA PLANTA:	
PLANTA BAIXA TÉRREO - ESGOTO	
DATA EMISSÃO:	ESCALA:
SETEMBRO 2022	SEM ESCALA
NOME DO ARQUIVO:	PRANCHA:
GS.392.NEES.06.06_R02	06/08